




BLOK B

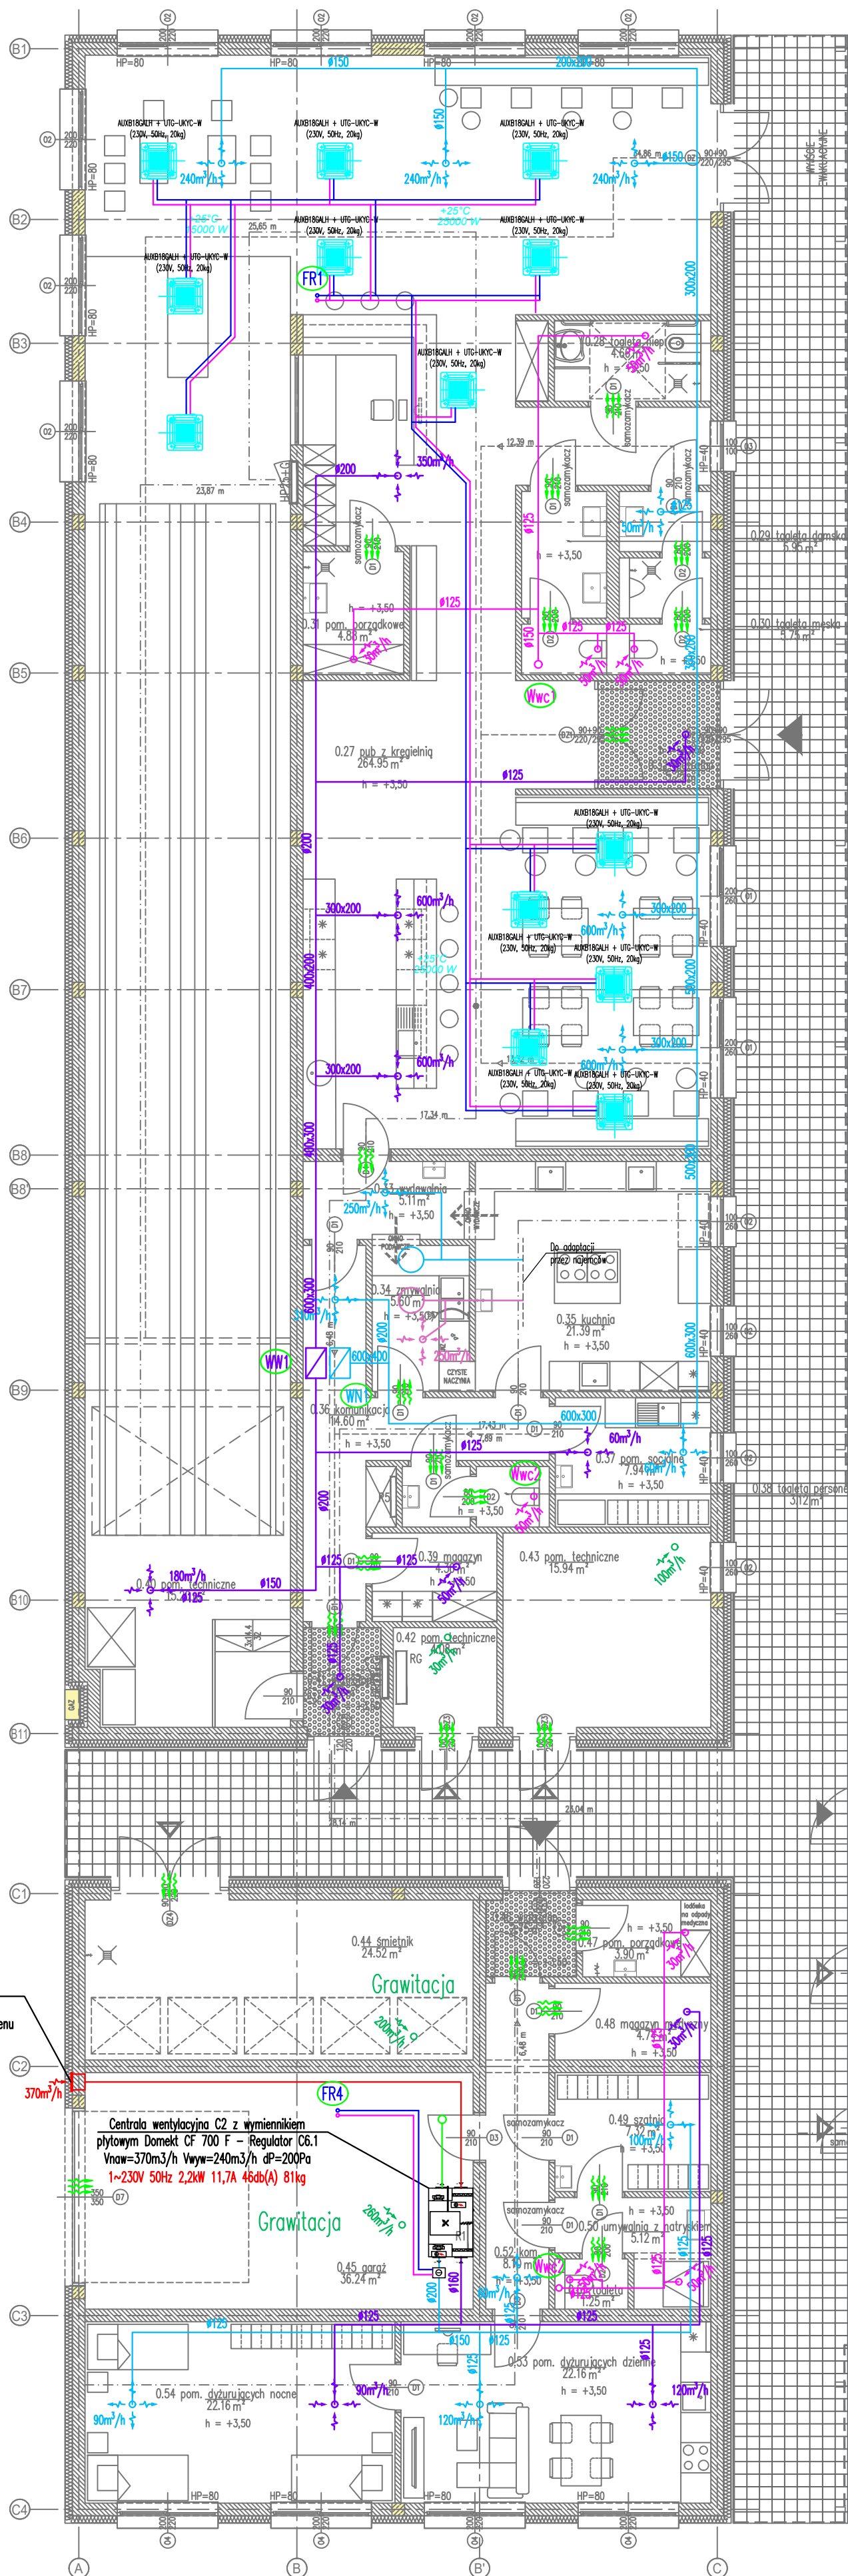

BLOK C

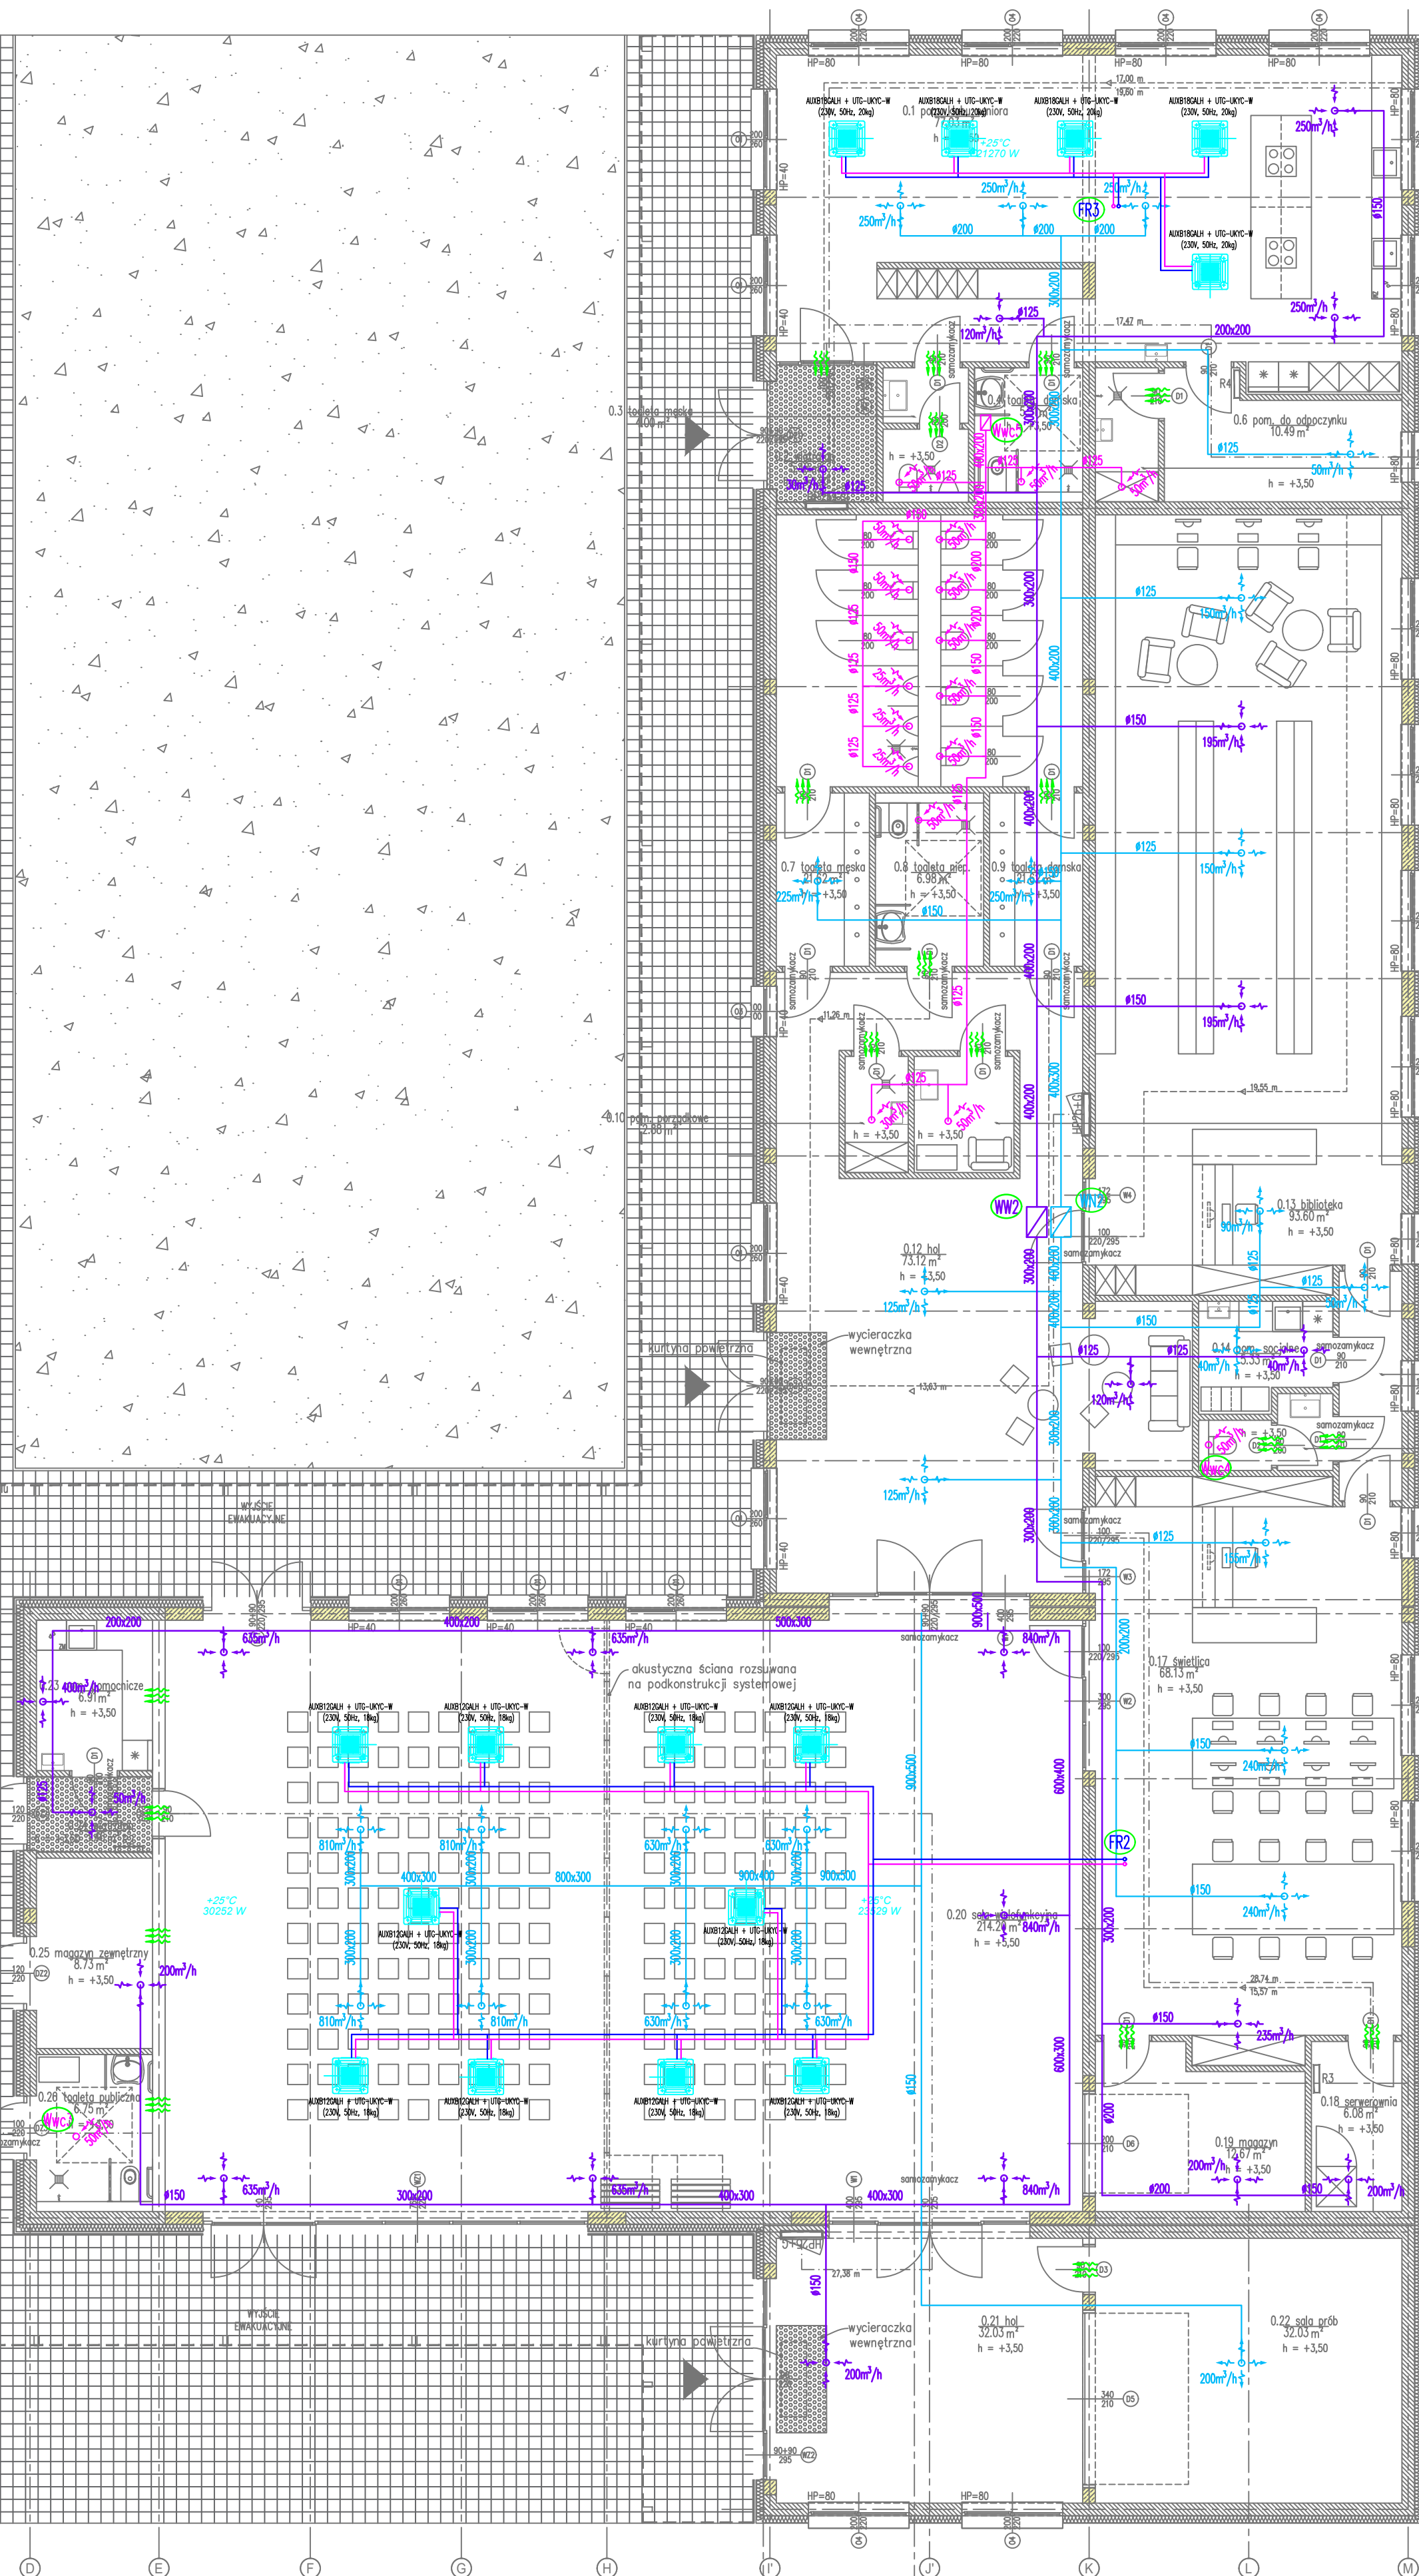

BLOK A

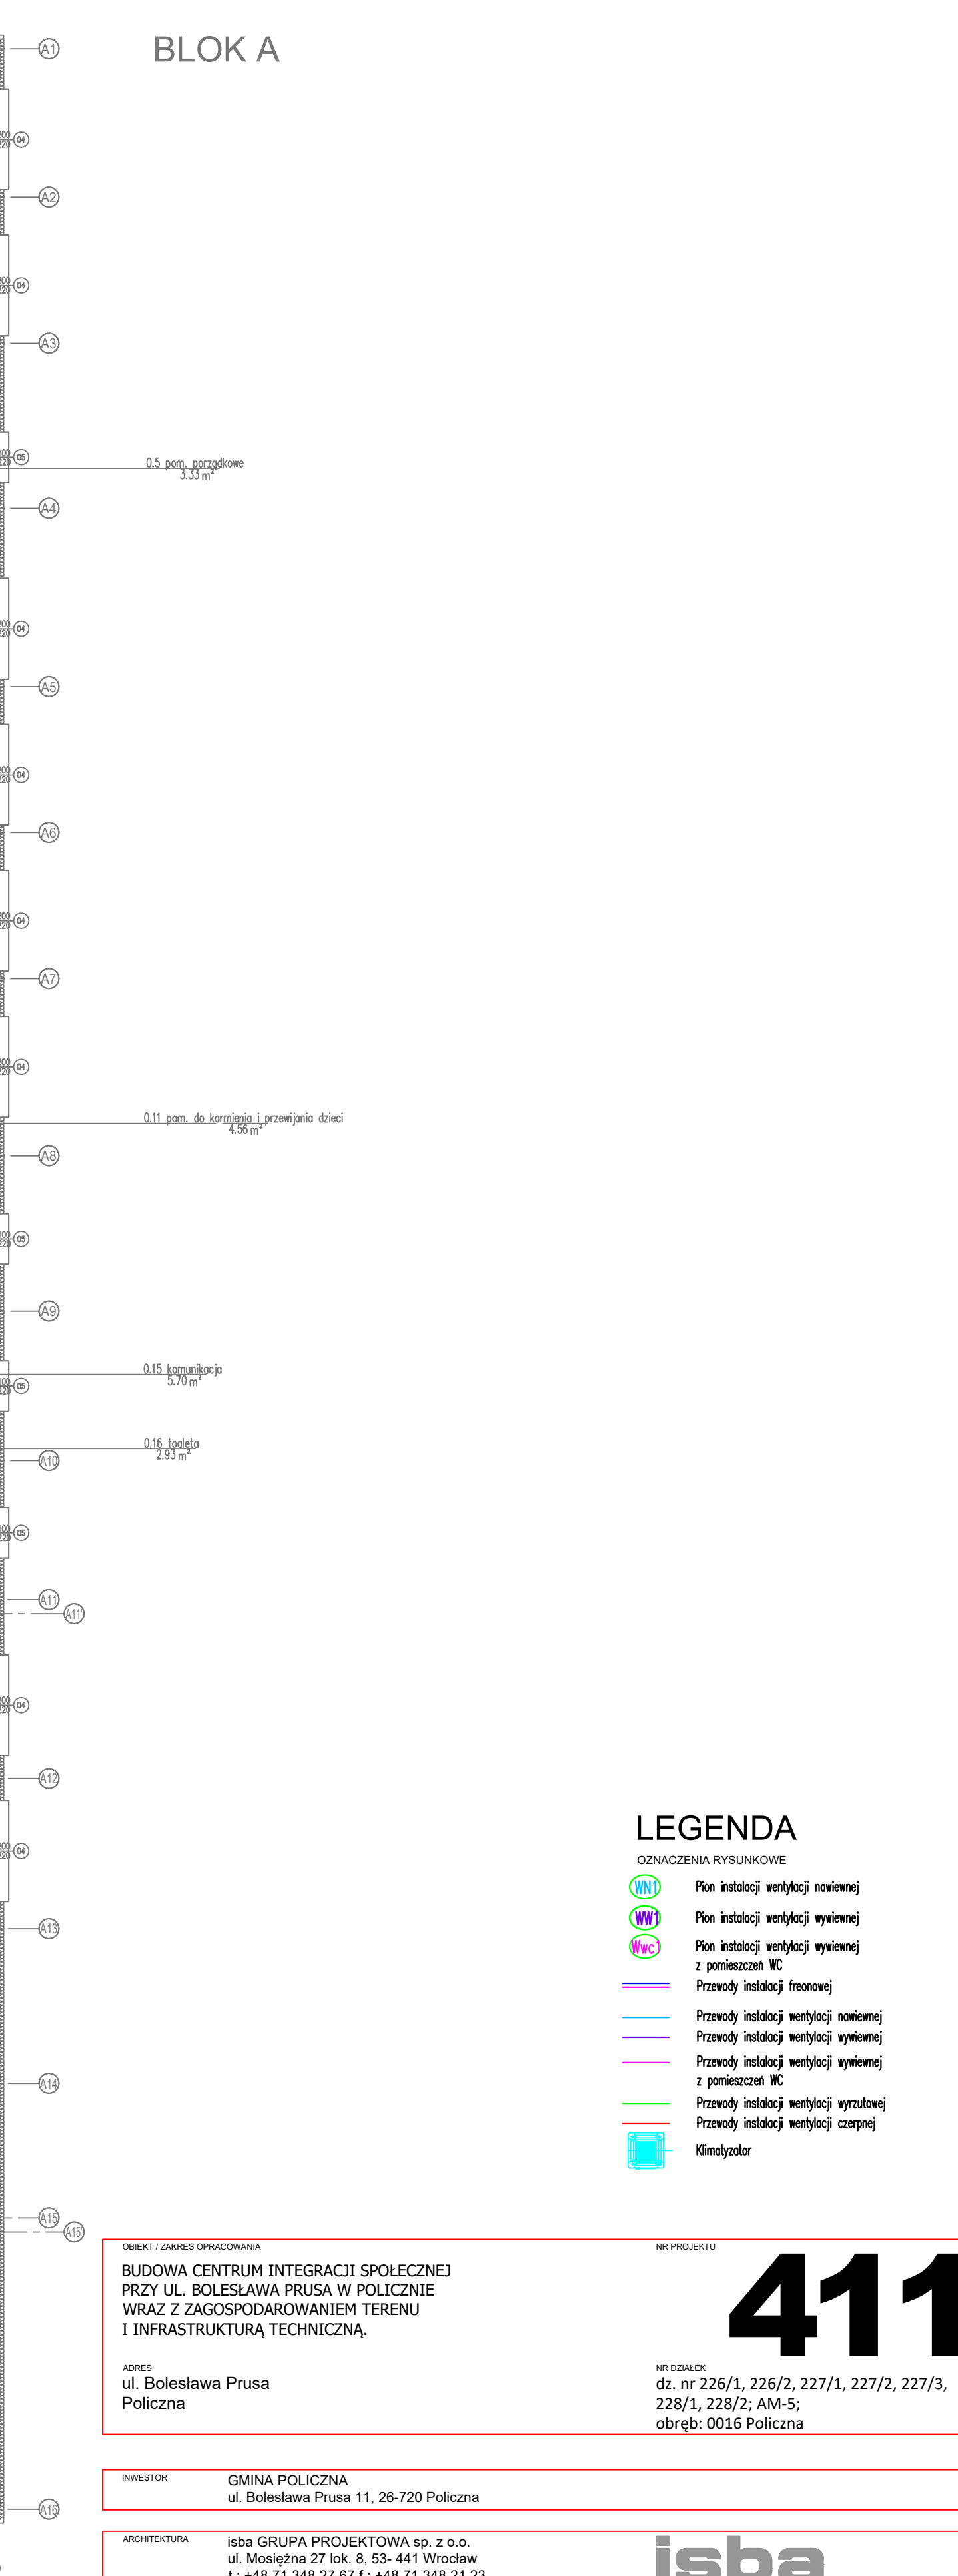

### LEGENDA

OZNACZENIA RYSUNKOWE

- Pion instalacji wentylacji nawiewnej
- Pion instalacji wentylacji wycieraczki
- Pion instalacji wentylacji wywiewnej
- Przewody instalacji freonowej
- Przewody instalacji wentylacji nawiewnej
- Przewody instalacji wentylacji wywiewnej
- Przewody instalacji wentylacji wyrzutowej
- Przewody instalacji wentylacji czepnej
- Klimatyzator

OBIEKT / ZAKRES OPRACOWANIA  
BUDOWA CENTRUM INTEGRACJI SPOŁECZNEJ  
PRZY UL. BOLESŁAWA PRUSA W POLICZNIE  
WRĄZ Z ZAGOSPODAROWANIEM TERENU  
I INFRASTRUKTURĄ TECHNICZNĄ.

ADRES  
ul. Bolesława Prusa  
Policzna

INWESTOR  
GMINA POLICZNA  
ul. Bolesława Prusa 11, 26-720 Policzna

ARCHITEKTURA  
isba GRUPA PROJEKTOWA sp. z o.o.  
ul. Mościska 27 lok. 8, 53-441 Wrocław  
t.: +48 71 348 27 67 f.: +48 71 348 21 23  
www.isba.com.pl biuro@isba.com.pl

INSTALACJE SANITARNE  
PROJEKTANT mgr inż. Janusz Mądry  
SPRAWDZĄCY mgr inż. Marek Kubacki  
OPRACOWANIE mgr inż. Iwona Spik

NR PROJEKTU  
**411**  
NR DOKŁADU  
dz. nr 226/1, 226/2, 227/1, 227/2, 227/3,  
228/1, 228/2, AM-5;  
obręb: 0016 Policzna

RYSUNEK  
RZUT PARTERU - INST. WENTYLACJI MECH.

DATA  
11.2021  
SKALA  
1:100  
BRANŻA  
S  
STADIUM  
PT  
411 PT S.0202 A